

MAPA DO CELÓW PROJEKTOWYCH

skala: 1:500	D: GN6640.4812025
gmina: Secemin	
obręb: Secemin (0013)	
działka: 1953, 1952	
układ odniesień wysokości "PL-EVRF 2007-NH"	
układ wsp. poziomych "2000"	
sytuacja zgodna z terenem na m-c 05.2025 r.	
Sporządził dn 28.05.2025r.	
Podpiszacz, że niniejszy dokument został opracowany w wyniku prac geodezyjnych i kartograficznych, których rezultaty zawiera operat techniczny pozytywnie zweryfikowany. Jednocześnie informuje, że jestem świadomy odpowiedzialności karnej za złożenie fałszywego oświadczenia	Identyfikator zgłoszenia prac geodezyjnych GN6640.4812025
Organ służby geodezyjnej, który otrzymał zgłoszenie	Starosta Włoszczowski
Wykonawca prac geodezyjnych	GEO-POMIAR WALASEK Tomasz Walasek
Nr oraz data sporządzenia dokumentu zawierającego wyniki pozytywnej weryfikacji	Protokół weryfikacji Nr GN6640.4812025_2 z 17.06.2025 r.
Imię i nazwisko oraz numer uprawnień kierownika prac	Tomasz Walasek Nr uprawnień 24258

ARKUSZ 1

UWAGA:
Nie wyklucza się istnienia w terenie innych nie wykazanych na niniejszej mapie urządzeń podziemnych, które nie były zgłoszone do inwentaryzacji lub o których brak jest informacji w instytucjach branżowych.
Mapa może służyć do projektowania budynków położonych w odległości 4m lub mniejszej, oraz innych obiektów budowlanych w odległości 3m lub mniejszej od wykazanych na niej granic nieruchomości.
----- zakres opracowania

MAPA DO CELÓW PROJEKTOWYCH

skala: 1:500	D: GN6640.4812025
gmina: Secemin	
obręb: Secemin (0013)	
działka: 1953, 1952	
układ odniesień wysokości "PL-EVRF 2007-NH"	
układ wsp. poziomych "2000"	
sytuacja zgodna z terenem na m-c 05.2025 r.	
Sporządził dn 28.05.2025r.	
Podpiszacz, że niniejszy dokument został opracowany w wyniku prac geodezyjnych i kartograficznych, których rezultaty zawiera operat techniczny pozytywnie zweryfikowany. Jednocześnie informuje, że jestem świadomy odpowiedzialności karnej za złożenie fałszywego oświadczenia	Identyfikator zgłoszenia prac geodezyjnych GN6640.4812025
Organ służby geodezyjnej, który otrzymał zgłoszenie	Starosta Włoszczowski
Wykonawca prac geodezyjnych	GEO-POMIAR WALASEK Tomasz Walasek
Nr oraz data sporządzenia dokumentu zawierającego wyniki pozytywnej weryfikacji	Protokół weryfikacji Nr GN6640.4812025_2 z 17.06.2025 r.
Imię i nazwisko oraz numer uprawnień kierownika prac	Tomasz Walasek Nr uprawnień 24258

ARKUSZ 2

UWAGA:
Nie wyklucza się istnienia w terenie innych nie wykazanych na niniejszej mapie urządzeń podziemnych, które nie były zgłoszone do inwentaryzacji lub o których brak jest informacji w instytucjach branżowych.
Mapa może służyć do projektowania budynków położonych w odległości 4m lub mniejszej, oraz innych obiektów budowlanych w odległości 3m lub mniejszej od wykazanych na niej granic nieruchomości.
----- zakres opracowania

GEODETA UPRAWNIONY
mgr inż. **Tomasz Walasek**
nr uprawnień 24258



GEO-POMIAR WALASEK
Tomasz Walasek
Dąbie 4, 29-145 Secemin
NIP 6090060261, Regon 525350956
tel. 790 875 337

STAROSTA WŁOSZCZOWSKI
Niniejsza dokumentacja była przedmiotem narady sejmowej, która odbyła się za pomocą środków komunikacji elektronicznej
Data narady: 2025-09-24
Znak sprawy: GN.5930.67.2025
Uwagi i zastrzeżenia zostały zawarte w protokole z narady sejmowej.
Przewodniczący narady Bożena Gładys

Signed by /
Podpisano przez:

Bożena Marianna
Gładys

Date / Data:
2025-09-24 15:32

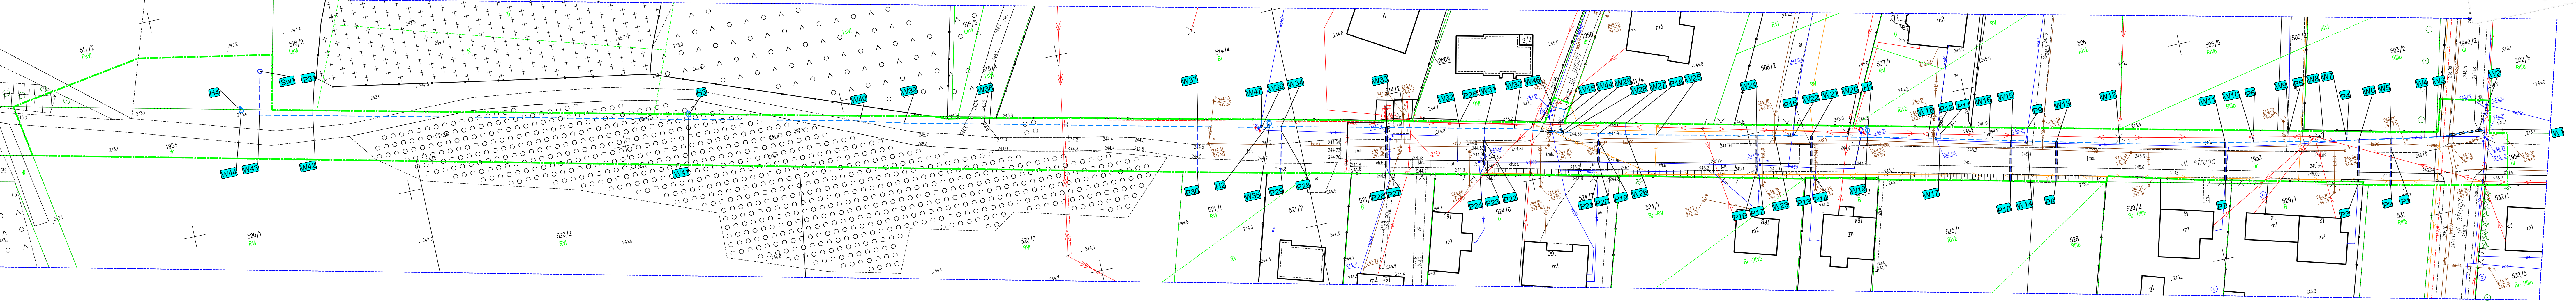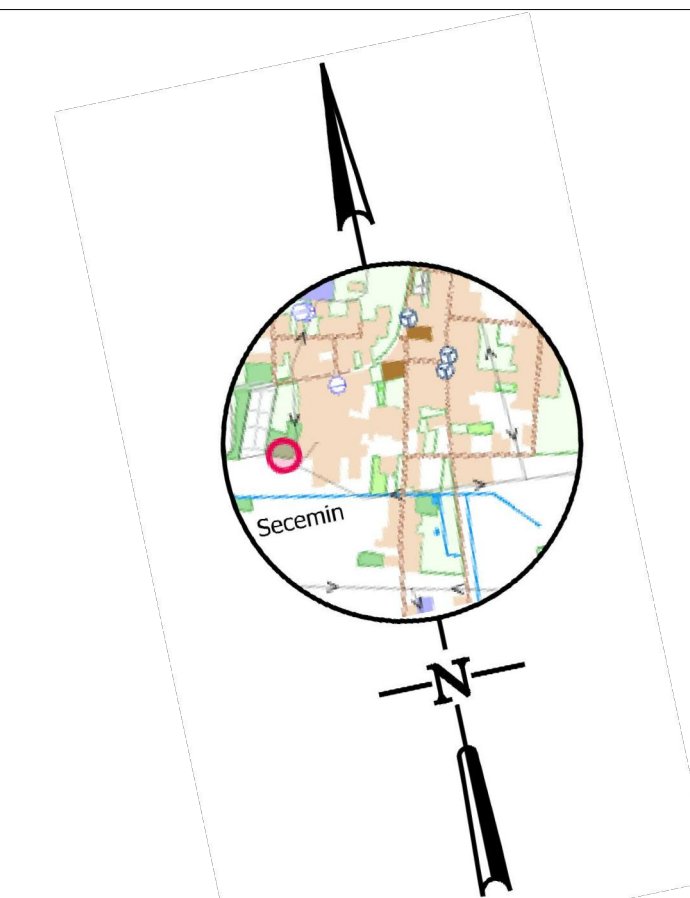

Mapa tożsama z mapą przyjętą w PODGIK Włoszczowa pod nr GN.6640.481.2025
Za zgodność z oryginałem mgr inż. Roman Książnik LOD/1490/POOS/10

Legenda
----- Granica opracowania - obszar oddziaływania obiektu
----- Branża sanitarna
----- Projektowana sieć wodociągowa Ø160/110 mm
----- Projektowane przyłącza wodociągowe Ø40 mm
o Projektowany hydrant ppoż.
+ Projektowana zasuwa na sieci wodociągowej
o Projektowana studnia wodomierzowa
== Projektowana rura osłoniowa

ST PROJEKT Jacek Staniak Katy 53, 29-100 Włoszczowa NIP 6090010369, tel. 600 319 265 e-mail: stprojektbiuro@gmail.com	
Investor:	Gmina Secemin ul. Struga 2 29-145 Secemin
Nazwa inwestycji:	Rozbudowa sieci wodociągowej w miejscowości Secemin na dz. ewid. nr 1953, 1952.
Adres inwestycji:	dz. nr ewid. 1954, 1949/2, 1953, 1950, 517/2 obręb 0013 Secemin, gmina Secemin
Stadium:	PB
Branża:	PZT(SANITARNA)
Nazwa rysunku:	Projekt zagospodarowania terenu
Numer rysunku:	2
Data:	09.2025
Skala rys.:	1:500
Zespół autorski i imię i nazwisko:	mgr inż. Roman Książnik
Uprawnienia:	LOD/1490/POOS/10
Podpis:	
Sprawdzający branżę sanitarną:	mgr inż. Katarzyna Sztangielak
Uprawnienia:	LOD/3021/PWBS/16
Podpis:	