

PRACOWNIA PROJEKTOWA
INSTALACJI SANITARNYCH
mgr inż. Sabina Krawczyk
upr. 125/91, 126/91 i 78/DOŚ/08
ul. Prądzyńskiego 105/6, 58-105 Świdnica
ksabina@o2.pl



PROJEKT ARCHITEKTONICZNO-BUDOWLANY

**TEMAT: BUDOWA DWÓCH PRZEWODÓW WENTYLACJI WYWIEWNEJ
GRAWITACYJNEJ**

OBIEKT: Budynek mieszkalny wielorodzinny
Kategoria obiektu budowlanego XIII

ADRES: 58-130 Imbramowice ul. Żarowska 59/6
dz. nr 132/10, obręb Imbramowice

INWESTOR: Gmina Żarów
58-130 Żarów ul. Zamkowa 2

PROJEKTOWAŁ: mgr inż. Sabina Krawczyk
nr ewid. 78/DOŚ/08 , DOŚ/1721/01
mgr inż. SABINA KRAWCZYK
Uprawniony w specjalności instalacyjnej
w zakresie sieci, instalacji i urządzeń
ciepłotłokowych, wentylacyjnych, gazowych,
wodociągowych i kanalizacyjnych
do projektowania bez ograniczeń
Upr. nr 78/DOŚ/08

ASYSTENT: mgr inż. Daria Krawczyk

Daria Krawczyk

STAROSTA ŚWIDNICKI

Decyzja nr 480/2024 z dnia 29. 05. 2024

Znak Wb. 6140.449. 2024.3. KZ

Zatwierdzam projekt architektoniczno-budowlany
i udzielam pozwolenia na budowę

Aleksandra Janiś
Główny Specjalista
w Wydziale Budownictwa

Świdnica, 14.05.2024r.



PRACOWNIA PROJEKTOWA
INSTALACJI SANITARNYCH

mgr inż. Sabina Krawczyk

upr. 125/91, 126/91 i 78/DOS/08

ul. Prądyńskiego 105/6, 58-105 Świdnica

ksabina@o2.pl

SPIS TREŚCI

1. Strona tytułowa	str. 1-3
Opinia kominiarska	str. 4
2. Część opisowa	str. 5-6
I Dane ewidencyjne	str. 5
II Podstawa opracowania	str. 5
III Charakterystyka obiektu	str. 5
IV Przewody wentylacji wywiewnej grawitacyjnej	str. 5-6
V Uwagi końcowe	str. 6
VI Informacja dotycząca bezpieczeństwa i ochrony zdrowia	str. 7-9
3. Część rysunkowa	
Rys nr 1 plan sytuacyjny skala 1:500.	
Rys nr 2 wentylacja wywiewna grawitacyjna – rzut skala 1:50	
Rys nr 3 przekrój przewodów wentylacji wywiewnej grawitacyjnej A-A skala 1:50	
Rys nr 4 przekrój przewodów wentylacji wywiewnej grawitacyjnej B-B skala 1:50	
Profile przewodów wentylacyjnych po elewacji	
4. Dokumenty formalne	
4.1 Kserokopia uprawnień projektanta oraz zaświadczenie o przynależności do izby zawodowej.	
4.2 Oświadczenie projektanta o sporządzeniu projektu zgodnie z obowiązującymi przepisami i zasadami wiedzy technicznej.	
4.3 Informacja dotycząca zasad postępowania oraz warunków technicznych na okoliczność realizacji planowanej budowy kominów wentylacyjnych w budynku	



PRACOWNIA PROJEKTOWA
INSTALACJI SANITARNYCH

mgr inż. Sabina Krawczyk

upr. 125/91, 126/91 i 78/DOŚ/08

ul. Prądyńskiego 105/6, 58-105 Świdnica

ksabina@o2.pl

OŚWIADCZENIE

Na podstawie art. 34 ust.3d pkt 3 ustawy z dnia 7 lipca 1994r – Prawo Budowlane
(Dz. U. z 2022r. 1679)

Oświadczam, że projekt architektoniczno-budowlany budowy dwóch przewodów wentylacji wywiewnej grawitacyjnej w lokalu mieszkalnym w budynku wielorodzinnym w Imbramowicach ul. Żarowska 59/6 został sporządzony z obowiązującymi przepisami oraz zasadami wiedzy technicznej.

mgr inż. SABINA KRAWCZYK
uprawniona w specjalności instalacyjnej,
w zakresie sieci, instalacji i urządzeń
ciepłotłokowych, wentylacyjnych, gazowych,
wodociągowych i kanalizacyjnych
do projektowania bez ograniczeń
Upr. nr 78/DOŚ/08

Projektował:

—

Zakład Usług Kominarskich
Rafał Nowak
Dziśmierow, os. ul. Sienkiewicza 21A
58-308 Wąbrzych
z siedzibą w Św. Lebedzicach
Tel: 662520403
NIP: 585-146-95-17

Zakład Usług Kominarskich Rafał Nowak

PROTOKÓŁ z dnia 20-02-2024r

ZGI Sp. z o.o. WPŁYNĘŁO	
Żarów	21.02.2024
L. dz.	145/4W

Z kontroli przewodów kominowych w budynku .

Administrowanym przez **Zakład Gospodarki Lokalowej**
położonym w Imbramowicach przy ul. Żarowskiej 59/6

KONTROLA STWIERDZIŁA:

Przewody kominowe zostały wyczyszczone, ciąg prawidłowy.

~~Lokal mieszkalny nr 1. Przewodny piec grzewczy znajdujący się w kuchni należy wymienić ze względu na zły stan techniczny, łącznik pieca do wymiany. Brak prawidłowej wentylacji wywiewnej w kuchni oraz łazienki.~~

Lok m2 zły stan techniczny pieców kuchennego kaflowego oraz pokojowego pieca kaflowego. Należy przebudować piece w trybie pilnym. Lokal nie posiada wentylacji wywiewnej w kuchni.

Lok m 3 piętro I. Piece grzewcze kuchenny kaflowy oraz pokojowy kaflowy są w złym stanie technicznym, należy przebudować je w trybie pilnym. Brak wentylacji wywiewnej w kuchni. M3 parter. Należy naprawić palenisko w piecu kaflowym.

Lok m 6. Lokal nie posiada prawidłowych wentylacji wywiewnych w pomieszczeniach kuchni, łazienki oraz kotłowni.

UWAGA. W lokalach m 3 parter oraz m 2 parter piece kaflowe włączone do tego samego przewodu kominowego są nieprawidłowe. Należy zachować pomiędzy piecami odległość 1.50 m pomiędzy łącznikami.

Protokół otrzymują:

1. Administrator – użytkownik budynku
- 2.
3. a/a

Mistrz Kominarski

MISTRZ KOMINIARSKI
Rafał Nowak
NR UP. 1898
wydany dnia 22.07.2016r.

-4-

OPIS TECHNICZNY

do projektu architektoniczno-budowlanego budowy dwóch przewodów wentylacji wywiewnej grawitacyjnej

1. Dane ewidencyjne

- 1.1 Adres - 58-130 Imbramowice ul. Żarowska 59/6
- 1.2 Inwestor – Gmina Żarów
58-130 Żarów ul. Zamkowa 2
- 1.3 Projektant - mgr inż. Sabina Krawczyk
- 1.4 Asystent – mgr inż. Daria Krawczyk

2. Podstawa opracowania

- 2.1 Zlecenie Inwestora
- 2.2 Inwentaryzacja pomieszczeń mieszkalnych
- 2.3 Obowiązujące przepisy i normy
- 2.4 Podkład geodezyjny w skali 1:500
- 2.6 Opinia Kominiarska z dn. 20.02.2024r.

3. Charakterystyka obiektu

Budynek mieszkalny wielorodzinny. Lokal mieszkalny zlokalizowany na parterze. Zgodnie z rozporządzeniem MTBiGM z dnia 25 kwietnia 2012r w sprawie szczegółowego zakresu i formy projektu budowlanego kubatura budynku wynosi 1400m³. Budynek znajduje się w gminnej ewidencji zabytków gminy Żarów w zarządzie nr 84/2021 Burmistrza Miasta Żarów.

4. Przewody wentylacji wywiewnej grawitacyjnej

Projektuje się wykonanie dwóch przewodów wentylacyjnych wywiewnych grawitacyjnych w kuchni oraz w kotłowni z blachy stalowej ocynkowanej dwuściennej o średnicy przelotu $\varnothing 150/200\text{mm}$ z wyprowadzeniem otworu wylotowego przez ścianę zewnętrzną, a stąd ponad dach na wysokość 4,0m - kuchnia oraz 7,0m - kotłownia. Przewody usztywnić na całej długości. Przewody wyposażać w dolnej części w trójnik z odskraplaczem i wyczystką.

5. Uwagi końcowe

Montaż przewodów wentylacyjnych powinny być wykonane zgodnie z Rozporządzeniem Ministra Infrastruktury z dnia 12.04.2002r. Dz. U. Nr 75 z dnia 15.06.2002r. poz. 690 w sprawie warunków technicznych jakim powinny odpowiadać budynki i ich usytuowanie oraz Warunkami Technicznymi wykonawstwa i odbioru robót budowlano-montażowych cz. II - Instalacje sanitarne i przemysłowe/.

— 5 —

Do wykonania przewodów wentylacyjnych mogą być stosowane wyroby producentów krajowych i zagranicznych. Wszystkie materiały użyte do w/w inwestycji wykonania instalacji muszą posiadać aktualne polskie aprobaty techniczne lub odpowiadać Polskim Normom.

Materiały przeznaczone do wbudowania muszą być dopuszczone do obrotu i powszechnego stosowania w budownictwie..

Wykonywanie robót montażowych przeprowadzać z należytą starannością przy zachowaniu przepisów p.poż i BHP.

Wykucia i przebicia pod instalacje wykonać w miejscach zaznaczonych na rzutach w zakresie robót budowlanych.

PROJEKTOWAŁ:

Świdnica, maj 2024r.

Dan Knyl

mgr inż. SADIŃA KRAWCZYK
Uprawniony w specjalności instalacyjno-
w zakresie sieci, instalacji i urządzeń
ciepłych, wentylacyjnych, gazowych i
wodociągowych i kanalizacyjnych
do projektowania bez pyraniezeri
Ubr. nr 78/DOŚ/08

Informacja dotycząca bezpieczeństwa i ochrony zdrowia

Obiekt: lokal mieszkalny w budynku mieszkalnym wielorodzinnym

Adres: 58-130 Imbramowice ul. Żarowska 59/6,
dz. nr 132/10 obręb Imbramowice

Inwestor: Gmina Żarów
58-130 Żarów ul. Zamkowa 2

Projektant: mgr inż. Sabina Krawczyk
58-105 Świdnica ul. Prądyńskiego 105/6

mgr inż. SABINA KRAWCZYK
Uprawniony w specjalności instalacyjnej
w zakresie sieci, instalacji i urządzeń
ciepłotnych, wentylacyjnych, gazowych,
wodociągowych i kanalizacyjnych
do projektowania bez ograniczeń
Ubr. nr 78/DOŚ/08

Świdnica, maj 2024r.



INFORMACJA DOTYCZĄCA BEZPIECZEŃSTWA I OCHRONY ZDROWIA ZE WZGLĘDU NA SPECYFIKE PROJEKTOWANEGO OBIEKTU BUDOWLANEGO.

- Wszystkie roboty budowlano-montażowe i odbiór robót należy wykonać z „Warunkami technicznymi wykonania i odbioru robót budowlano-montażowych” wydanych przez Ministerstwo Gospodarki Przestrzennej i Budownictwa, a opracowanych przez Instytut Techniki Budowlanej.
- Przy wykonywaniu robót budowlanych należy stosować wyroby budowlane dopuszczone do obrotu i powszechnego użytku, posiadające właściwe atesty.
- Przed rozpoczęciem prac budowlanych szczegółowo zapoznać się z warunkami pozwolenia na budowę, dokumentacją techniczną -projektową, uzgodnieniami, pozwoleniami, opiniami itp. zawartymi w części formalno-prawnej
- W razie potrzeby kontaktować się z projektantem wyszczególnionym w decyzji pozwolenia na budowę
- Przy odbiorze poszczególnych etapów prac budowlanych stosować się do:
 - warunków bezpieczeństwa , BHP, p.poż.
 - warunków wykonywania i odbioru robót wentylacyjnych
 - przy realizacji powyższych prac brak elementów zagospodarowania działki lub terenu, które mogą stwarzać zagrożenie bezpieczeństwa i zdrowia ludzi bezpośrednio związanych z przedmiotową inwestycją lub osób trzecich,
- podczas powyższych robót budowlanych mogą wystąpić nieprzewidywalne w czasie zagrożenia lub wypadki pracowników grup monterskich, wynikające tylko i wyłącznie z lekceważenia przepisów i łamania podstawowych zasad bhp. Nie występuje bezpośrednio zagrożenie dla osób, które mają prawo przebywania na placu budowy,
- ze względu na fakt, że podczas realizacji robót budowlanych nie będą się odbywały w strefie szczególnego zagrożenia lub w ich sąsiedztwie, nie wymaga się szczególnych środków technicznych lub organizacyjnych w tej kwestii,
- w przypadku konieczności prowadzenia prac na wysokości winien nadzorować je uprawniony kierownik budowy z aktualnym wpisem (datą ważności) do Izby Inżynierów
- kierownik budowy powinien wyznaczyć przeszkolonego i doświadczonego pracownika lub pracowników do koordynowania prac na wysokości np. przy transporcie pionowym materiałów budowlanych
- kierownik budowy będzie żądał zgłaszania wszelkich nieprawidłowości wykonywania prac budowlanych i przygotowuje protokół z wykonania prac budowlanych zgodnie z zasadami bhp, ergonomii i higieny pracy
- kierownik budowy w razie potrzeby konsultować będzie przebieg prac przygotowawczych i prace budowlane na wysokości z upoważnionym rzeczoznawcą bhp i ergonomii i wszelkie dodatkowe zalecenia przekazuje wykonawcy ,pracownikom i zapisze w dzienniku budowy,
- kierownik budowy wraz z wykonawcą lub osobą upoważnioną ustali na placu budowy miejsce i sposób przechowania i zabezpieczenia materiałów budowlanych związanych z Inwestycją (wydzielone, osłonięte pomieszczenie tymczasowe zabezpieczone przed wejściem osób niepowołanych)
- kierownik budowy wraz z wykonawcą lub osobą upoważnioną ustali drogę bezpiecznej ewakuacji dla pracowników na wypadek zagrożenia pożaru, awarii lub innych zagrożeń. Informacja zostanie przekazana pracownikom i lokatorom
- w razie wykorzystania urządzeń mechanicznych kierownik, wykonawca i zarządca budynku ustalą sposób podłączenia, zasilania i poboru energii (w tym sposób

rozliczenia za energię) i zostanie wytypowany przeszkolony pracownik odpowiedzialny za bezpieczny proces pracy i eksploatacji urządzenia,

- w przypadku potrzeby użycia otwartego ognia w tym palników i spawarek kierownik budowy i wykonawca zapewnią warunki ochrony przeciwpożarowej i przeciwpiorazeniowej
- dokumentację budowy przechowywać będzie kierownik budowy odpowiedzialny za prawidłowość procesu formalnego, zgodność wpisów i prowadzenia zgodnie z aktualnym zaktualizowanym Prawem Budowlanym na dzień rozpoczęcia budowy,
- wprowadzenie zmiany, wynikające z postępu robót budowlanych, a dotyczące bezpieczeństwa i ochrony zdrowia powinny być opatrzone adnotacją kierownika budowy o przyczynach ich wprowadzenia,
- wszelkie ustalenia związane ze szczegółową lokalizacją urządzeń, sprzętu budowlanego, kierownik budowy ustali po zapoznaniu się z dokładnym harmonogramem pracy i rodzajem sprzętu wykonawcy

Podstawa do wykonania planu BIOZ

- Rozporządzenie Ministra Infrastruktury z dnia 27.08.2002r. w sprawie szczegółowego zakresu i formy planu bezpieczeństwa i ochrony zdrowia oraz szczegółowego zakresu rodzajów robót budowlanych, stwarzających zagrożenie bezpieczeństwa i zdrowia ludzi (Dz. U. z dnia 17.09.2002r nr 151 poz. 1256).
- Rozporządzenie Ministra Gospodarki z dnia 20.09.2001r. w sprawie bezpieczeństwa i higieny pracy podczas eksploatacji maszyn i innych urządzeń technicznych do robót ziemnych, budowlanych i drogowych (Dz. U. z dnia 15.10.2001r nr 118 poz. 1263).
- Rozporządzenie Ministra Pracy i Polityki Socjalnej z dnia 26.09.1997r. w sprawie ogólnych przepisów bezpieczeństwa i higieny pracy (Dz. U. nr 129 poz. 844, zm. Dz. U. z 2002r. nr 91 poz. 811)

332. SĄDOWA KRAJOWA
wzrosty w szczególności instalacji i urządzeń
zakresie sieci instalacji i urządzeń
spinalnych, wentylacyjnych, gazowych,
wodociągowych i kanalizacyjnych
do projektowania baz ograniczeń
Ubr. nr 74/004/01

OPRACOWAŁ:

Świdnica, maj 2024r.

-p-

STAROSTA ŚWIDNICKI

Nazwa organu prowadzącego państwowy
zasób geodezyjny i kartograficzny

FLZCZIK. 7486

Identyfikator ewidencyjny materiału zasobu

MAPA ZASADNICZA

Nazwa materiału zasobu


29-04-2024

KOPIA MAPY ZASADNICZEJ

obr. Imbramowice 0004: dz. 132/10

Sekcje mapy: 5.145.34.05.3.3; 5.145.34.05.3.1

SKALA 1:500

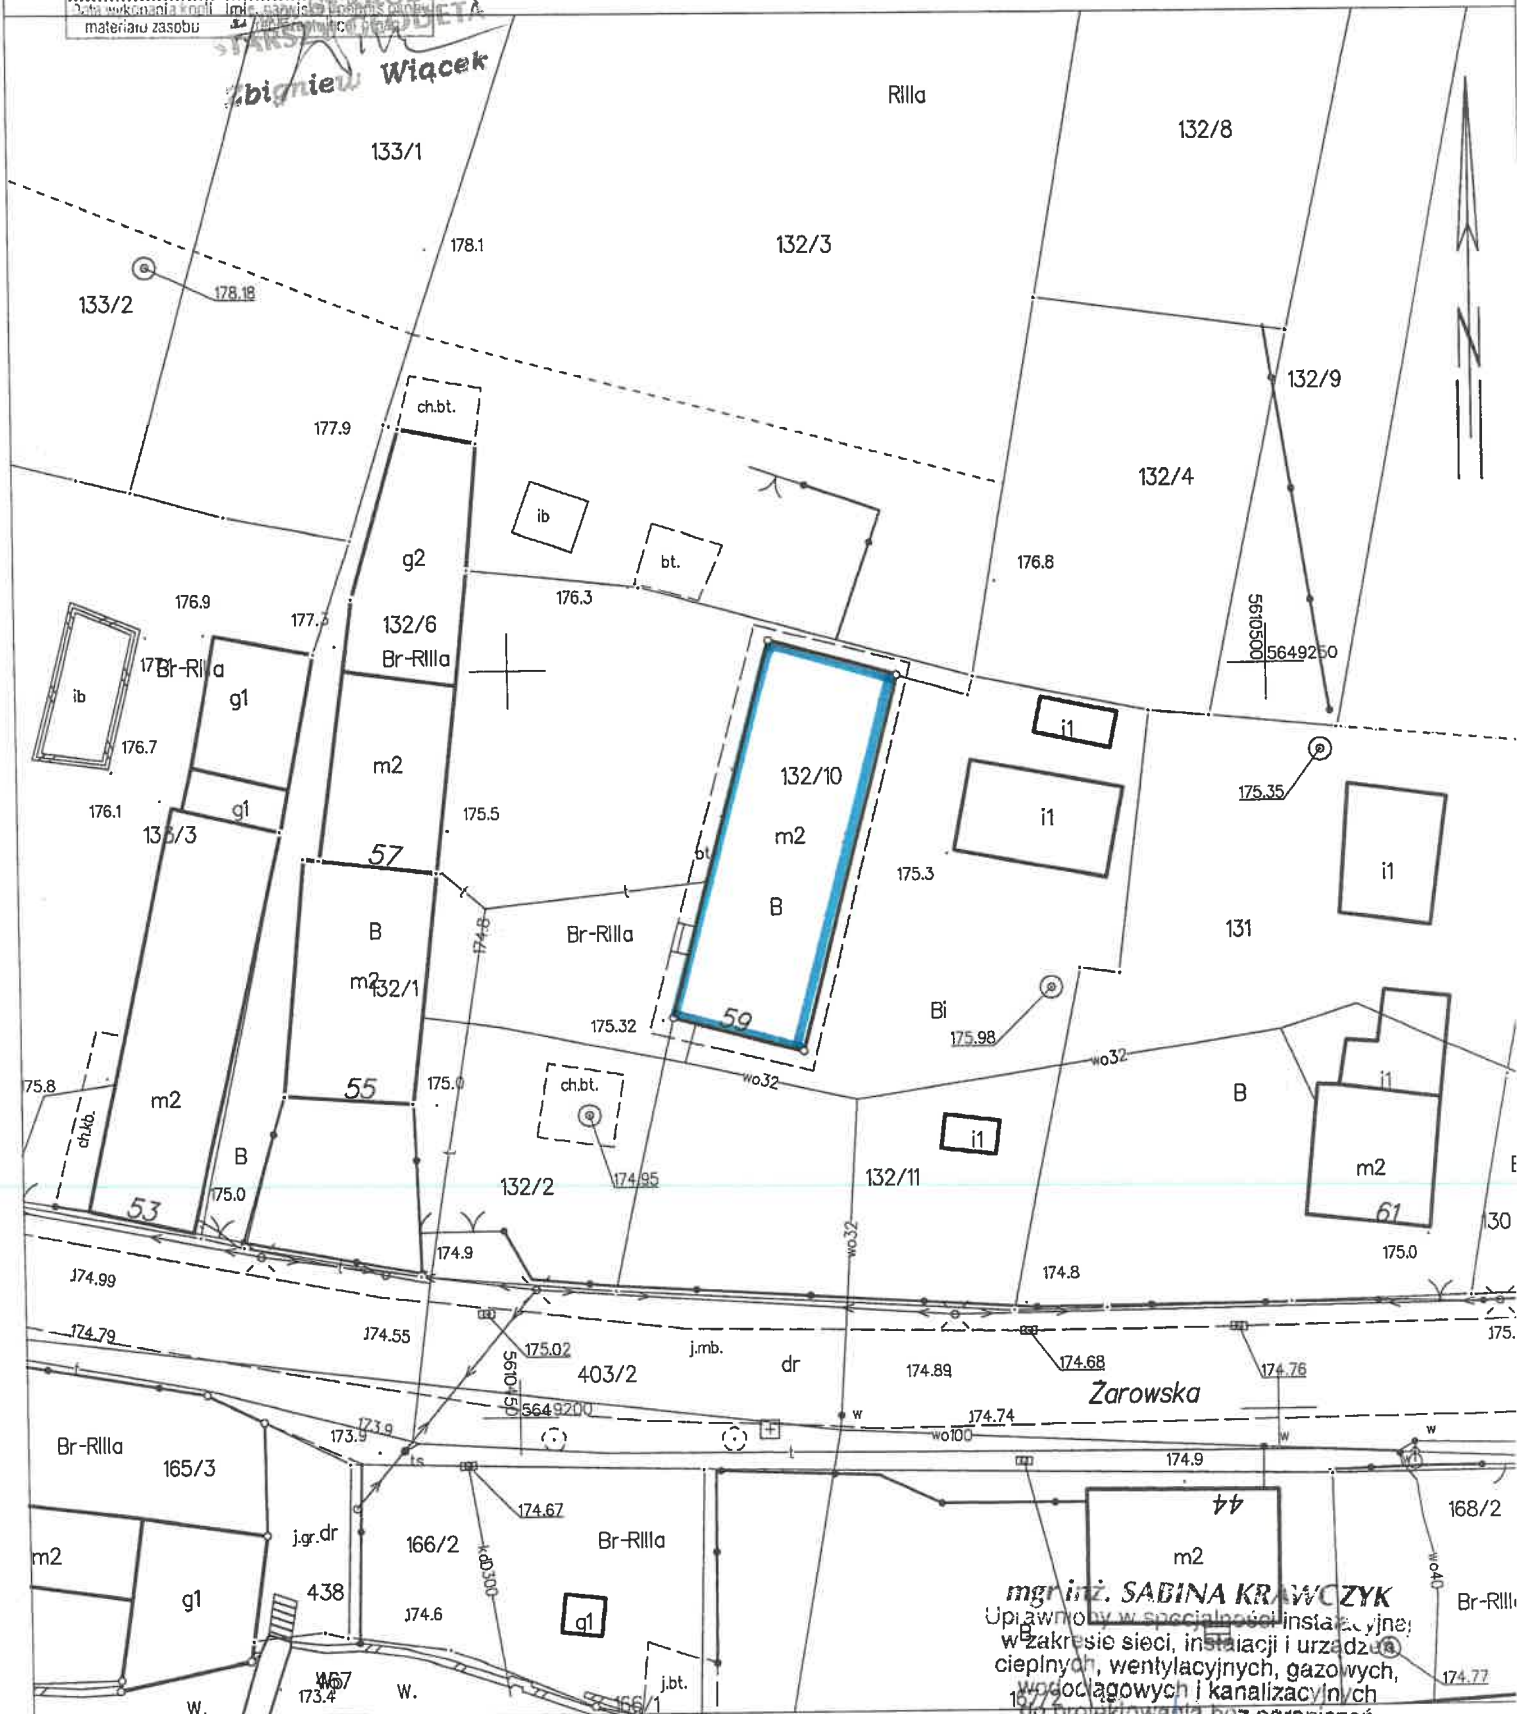


mgr inż. SABINA KRAWCZYK

Uprawniona w szczególności instalacyjne
w zakresie sieci, instalacji i urządzeń
ciepłowniczych, wentylacyjnych, gazowych,
wodociągowych i kanalizacyjnych
do projektowania bez ograniczeń
Upr. nr 78/DOS/08

RZUT FRAGMENTU LOKALU

SKALA 1:50

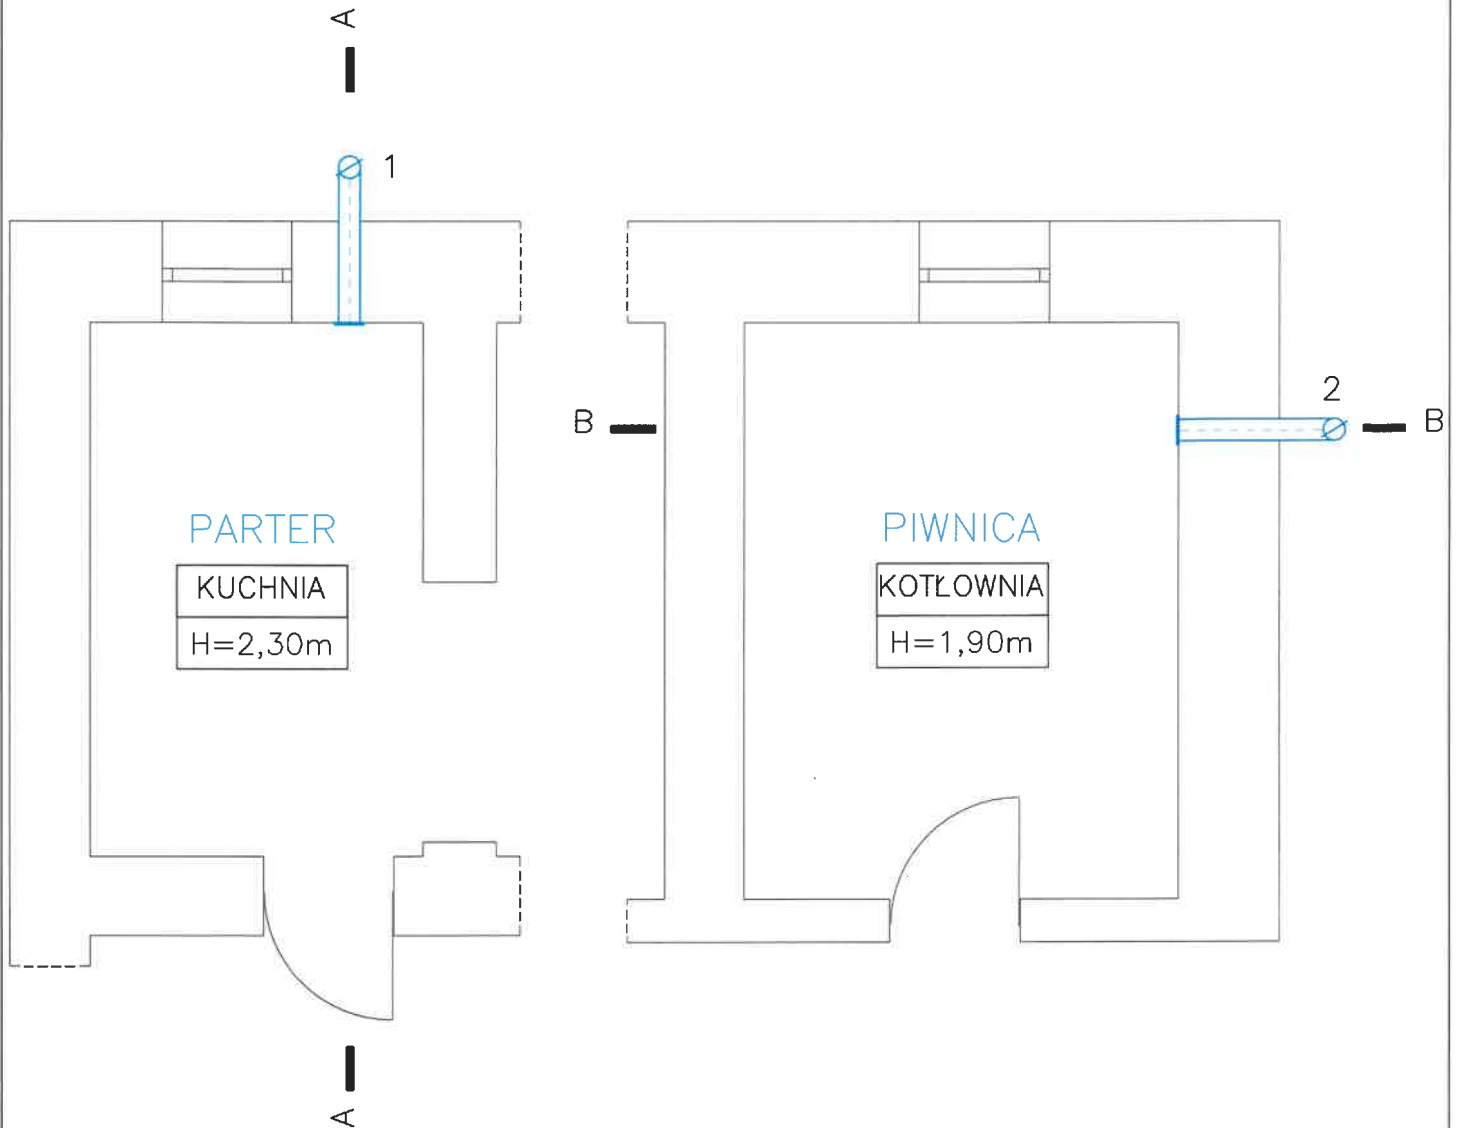

OZNACZENIA;


- 1 – PROJEKTOWANY PRZEWÓD
WENTYLACJI WYWIEWNEJ GRAWITACYJNEJ
Z KUCHNI
- 2 – PROJEKTOWANY PRZEWÓD
WENTYLACJI WYWIEWNEJ GRAWITACYJNEJ
Z KOTŁOWNI

projektował:	mgr inż. Sabina Krawczyk nr uprawn. 78/08 DOŚ/IS/1721/01 asystent mgr inż. Daria Krawczyk <i>Daria Krawczyk</i>	skala: 1:50
		data: 05.2024r
obiekt: budynek mieszkalny--wielorodzinny adres: 58--130 Imbramowice ul. Żarowska 59/6 inwestor: Urząd Miasta w Żarowie 58--130 Żarów ul. Zamkowa 2		
RZUT -- WENTYLACJA WYW. GRAW.		2
PROJEKT ARCHITEKTONICZNO--BUDOWLANY		

PRZEKRÓJ PRZEWODU WENTYLACJI WYWIEWNEJ GRAWITACYJNEJ

SKALA 1:50

PRZEKRÓJ A-A

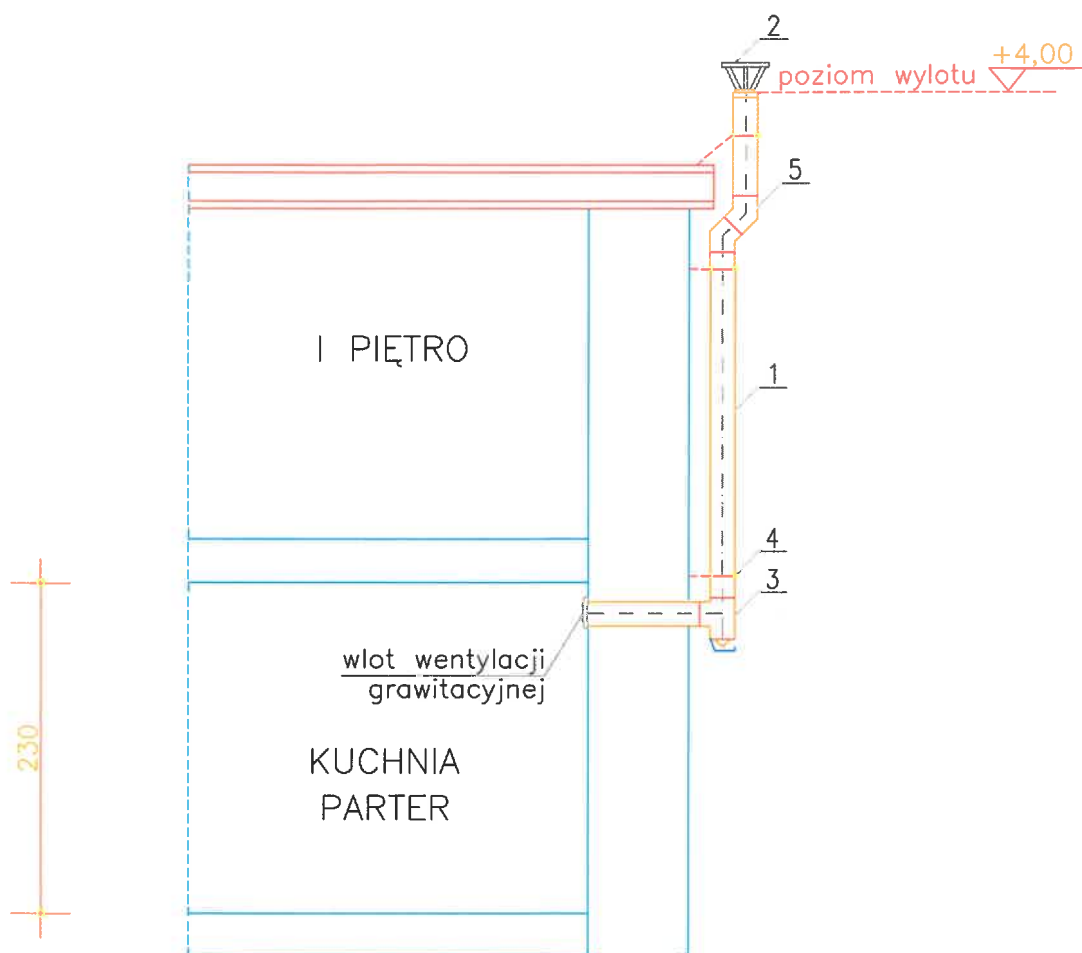


PRZEWÓD WENTYLACYJNY

- 1- przewód wentylacyjny $\varnothing 150/200\text{mm}$, stalowy (dwuścienny)
- 2- parasol
- 3- trójnik z odskraplaczem i wyczystką
- 4- obejma montażowa
- 5- kolano

projektował:	mgr inż. Sabina Krawczyk nr uprawn. 78/08 DOŚ/IS/1721/01 asystent mgr inż. Daria Krawczyk <i>Daria Krawczyk</i>	skala: 1:50
		data: 05.2024r
obiekt: budynek mieszkalny-wielorodzinny adres: 58-130 Imbramowice ul. Żarowska 59/6 inwestor: Urząd Miasta w Żarowie 58-130 Żarów ul. Zamkowa 2		
PRZEKRÓJ PRZEW. WENT. WYW. GRAW. A-A		3
PROJEKT ARCHITEKTONICZNO-BUDOWLANY		

PRZEKRÓJ PRZEWODU WENTYLACJI WYWIEWNEJ GRAWITACYJNEJ SKALA 1:50

PRZEKRÓJ B-B

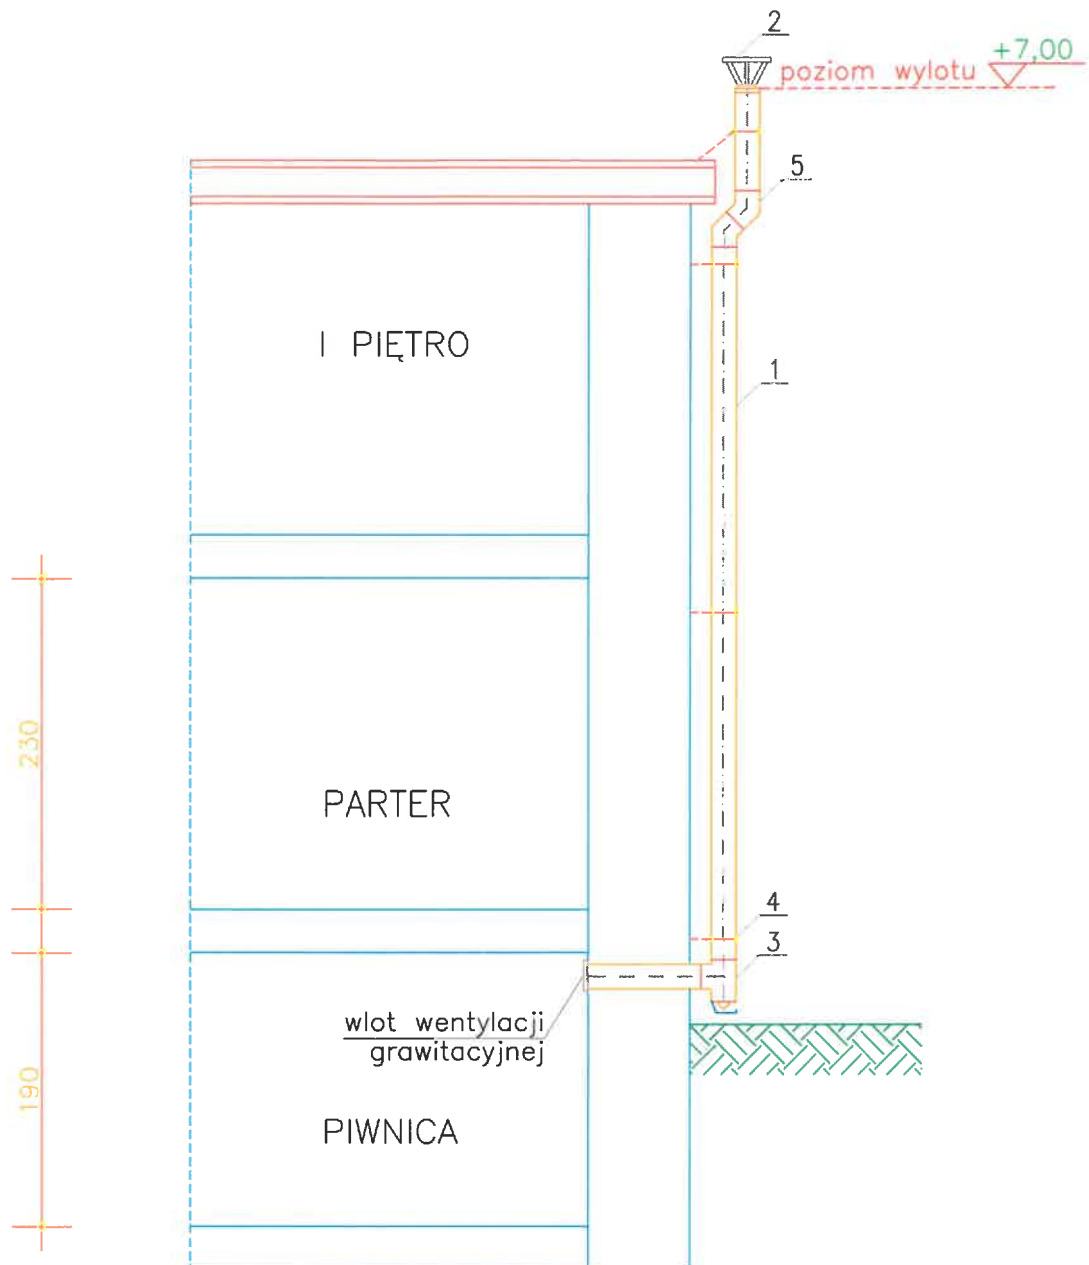

PRZEWÓD WENTYLACYJNY

- 1- przewód wentylacyjny $\varnothing 150/200\text{mm}$, stalowy (dwuścienny)
- 2- parasol
- 3- trójnik z odskraplaczem i wyczystką
- 4- obejma montażowa
- 5- kolano

projektował:	mgr inż. Sabina Krawczyk nr uprawn. 78/08 DOŚ/IS/1721/01 asystent mgr inż. Daria Krawczyk <i>Daria Krawczyk</i>	skala: 1:50
		data: 05.2024r
obiekt: budynek mieszkalny-wielorodzinny adres: 58-130 Imbramowice ul. Żarowska 59/6 inwestor: Urząd Miasta w Żarowie 58-130 Żarów ul. Zamkowa 2		
PRZEKRÓJ PRZEW. WENT. WYW. GRAW. B-B		4
PROJEKT ARCHITEKTONICZNO-BUDOWLANY		

komu wentylacji
dla lodowni - przepływ

Imbore masz ul. Zarnowka 52/6



HUAWEI P10
LEICA DUAL CAMERA


FRONT

hannu wutylap
alla kuiti
prophetaus

Imbromaria
ul. Janusza 53/6



HUAWEI P10
LEICA DUAL CAMERA

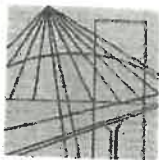

DOLNOŚLĄSKA
OKRĘGOWA
IZBA
INŻYNIERÓW
BUDOWNICTWA

OKRĘGOWA KOMISJA KWALIFIKACYJNA

OKK.7131-21/2007/08

Wrocław, 05 czerwca 2008 r.

DECYZJA

Na podstawie art. 24 ust. 1 pkt 2 ustawy z dnia 15 grudnia 2000r. o samorządach zawodowych architektów, inżynierów budownictwa oraz urbanistów (Dz.U. z 2001r. Nr 5, poz. 42, z późn. zm.), art. 13 ust. 1 pkt 1 i ust. 2, art. 14 ust. 1 pkt 4 ustawy z dnia 7 lipca 1994r. Prawo budowlane (Dz.U. z 2006r. Nr 156, poz. 1118, z późn. zm.) i § 11 ust 1 pkt 1 rozporządzenia Ministra Transportu i Budownictwa z dnia 28 kwietnia 2006r. w sprawie samodzielnych funkcji technicznych w budownictwie (Dz.U. Nr 83, poz. 578, z późn. zm.), w związku z art. 104 Kodeksu postępowania administracyjnego (Dz.U. z 2000r. Nr 98, poz. 1071, z późn. zm.)

Okręgowa Komisja Kwalifikacyjna DOIB n a d a j e

Pani

Sabina Krawczyk

magister inżynier inżynierii środowiska
urodzona dnia 19 grudnia 1956 r. w Świdnicy Śl.

UPRAWNIENIA BUDOWLANE numer ewidencyjny 78/DOŚ/08

**w specjalności instalacyjnej w zakresie sieci, instalacji i urządzeń ciepłych,
wentylacyjnych, gazowych, wodociągowych i kanalizacyjnych
do projektowania bez ograniczeń**

UZASADNIENIE

Okręgowa Komisja Kwalifikacyjna Dolnośląskiej Okręgowej Izby Inżynierów Budownictwa we Wrocławiu na podstawie protokołów z postępowania kwalifikacyjnego oraz z przeprowadzonego egzaminu stwierdza, że Pani Sabina Krawczyk posiada wymagane prawem: wykształcenie i praktykę zawodową oraz uzyskała pozytywny wynik egzaminu - konieczne do uzyskania uprawnień budowlanych w specjalności instalacyjnej w zakresie sieci, instalacji i urządzeń ciepłych, wentylacyjnych, gazowych, wodociągowych i kanalizacyjnych do projektowania bez ograniczeń.

Szczegółowy zakres uprawnień jest określony na odwrocie niniejszej decyzji.


Pouczenie

1. Zgodnie z art. 12 ust. 7 w/w ustawy Prawo budowlane podstawę do wykonywania samodzielnych funkcji technicznych w budownictwie stanowi wpis, w drodze decyzji, do centralnego rejestru Głównego Inspektora Nadzoru Budowlanego oraz wpis na listę członków właściwej izby samorządowej zawodowej, potwierdzony zaświadczeniem wydanym przez tę izbę, z określonym w nim terminem ważności.
2. Od niniejszej decyzji służy odwołanie do Krajowej Izby Inżynierów Budownictwa w Warszawie, za pośrednictwem Okręgowej Komisji Kwalifikacyjnej Polskiej Izby Inżynierów Budownictwa we Wrocławiu w terminie 14 dni od dnia jej doręczenia.

Otrzymują:

1. Pani Sabina Krawczyk
Ul. Prądyńskiego 105/6
58-105 Świdnica
2. Okręgowa Rada Izby
3. Główny Inspektor
Nadzoru Budowlanego
4. a/a


mgr inż. Bronisław Wojsiek
Przewodniczący
Okręgowej Komisji Kwalifikacyjnej
do projektowania bez ograniczeń
w zakresie sieci, instalacji i urządzeń ciepłych, wentylacyjnych, gazowych, wodociągowych i kanalizacyjnych

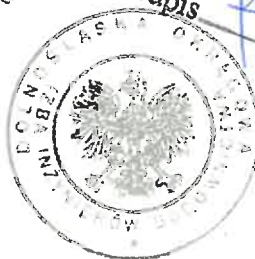

Skład orzekający OKK
DOLNOŚLĄSKA OKRĘGOWA
IZBA INŻYNIERÓW BUDOWNICTWA

1. mgr inż. Bronisław Wojsiek
2. prof. dr inż. Kazimierz Czapliński
3. dr inż. Zofia Zwierzyńska

-16

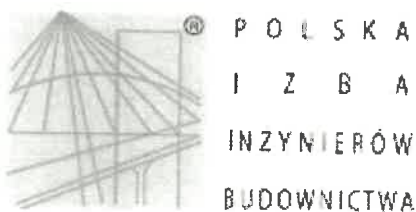

Zaświadczenie

o numerze weryfikacyjnym:

DOŚ-74Y-CBX-F5D *

Pani Sabina Krawczyk o numerze ewidencyjnym DOŚ/IS/1721/01
adres zamieszkania ul. Prądzyńskiego 105/6, 58-105 Świdnica
jest członkiem Dolnośląskiej Okręgowej Izby Inżynierów Budownictwa i posiada wymagane
ubezpieczenie od odpowiedzialności cywilnej.
Niniejsze zaświadczenie jest ważne od 2024-01-01 do 2024-12-31.

Zaświadczenie zostało wygenerowane elektronicznie i opatrzone bezpiecznym podpisem elektronicznym
weryfikowanym przy pomocy ważnego kwalifikowanego certyfikatu w dniu 2023-12-29 roku przez:

Marek Kalinski, Zastępca Przewodniczącego Rady Dolnośląskiej Okręgowej Izby Inżynierów Budownictwa.

Zgodnie z art. 78¹ K.c.

§ 1. Do zachowania elektronicznej formy czynności prawnej wystarcza złożenie oświadczenia woli w postaci elektronicznej i opatrzenie go
kwalifikowanym podpisem elektronicznym.

§ 2. Oświadczenie woli złożone w formie elektronicznej jest równoważne z oświadczeniem woli złożonym w formie pisemnej.

Za zgodność z oryginałem

data

podpis

mgr inż. SABINA KRAWCZYK
Inżynier w specjalności instalacyjnej
w zakresie sieci, instalacji i urządzeń
ciepłotnych, wentylacyjnych, gazowych,
wodociągowych i kanalizacyjnych,
do projektowania bez ograniczeń
I nr 74170-5/03

* Weryfikację poprawności danych w niniejszym zaświadczeniu można sprawdzić za pomocą numeru weryfikacyjnego zaświadczenia na
stronie Polskiej Izby Inżynierów Budownictwa www.piib.org.pl lub kontaktując się z biurem właściwej Okręgowej Izby Inżynierów
Budownictwa.